


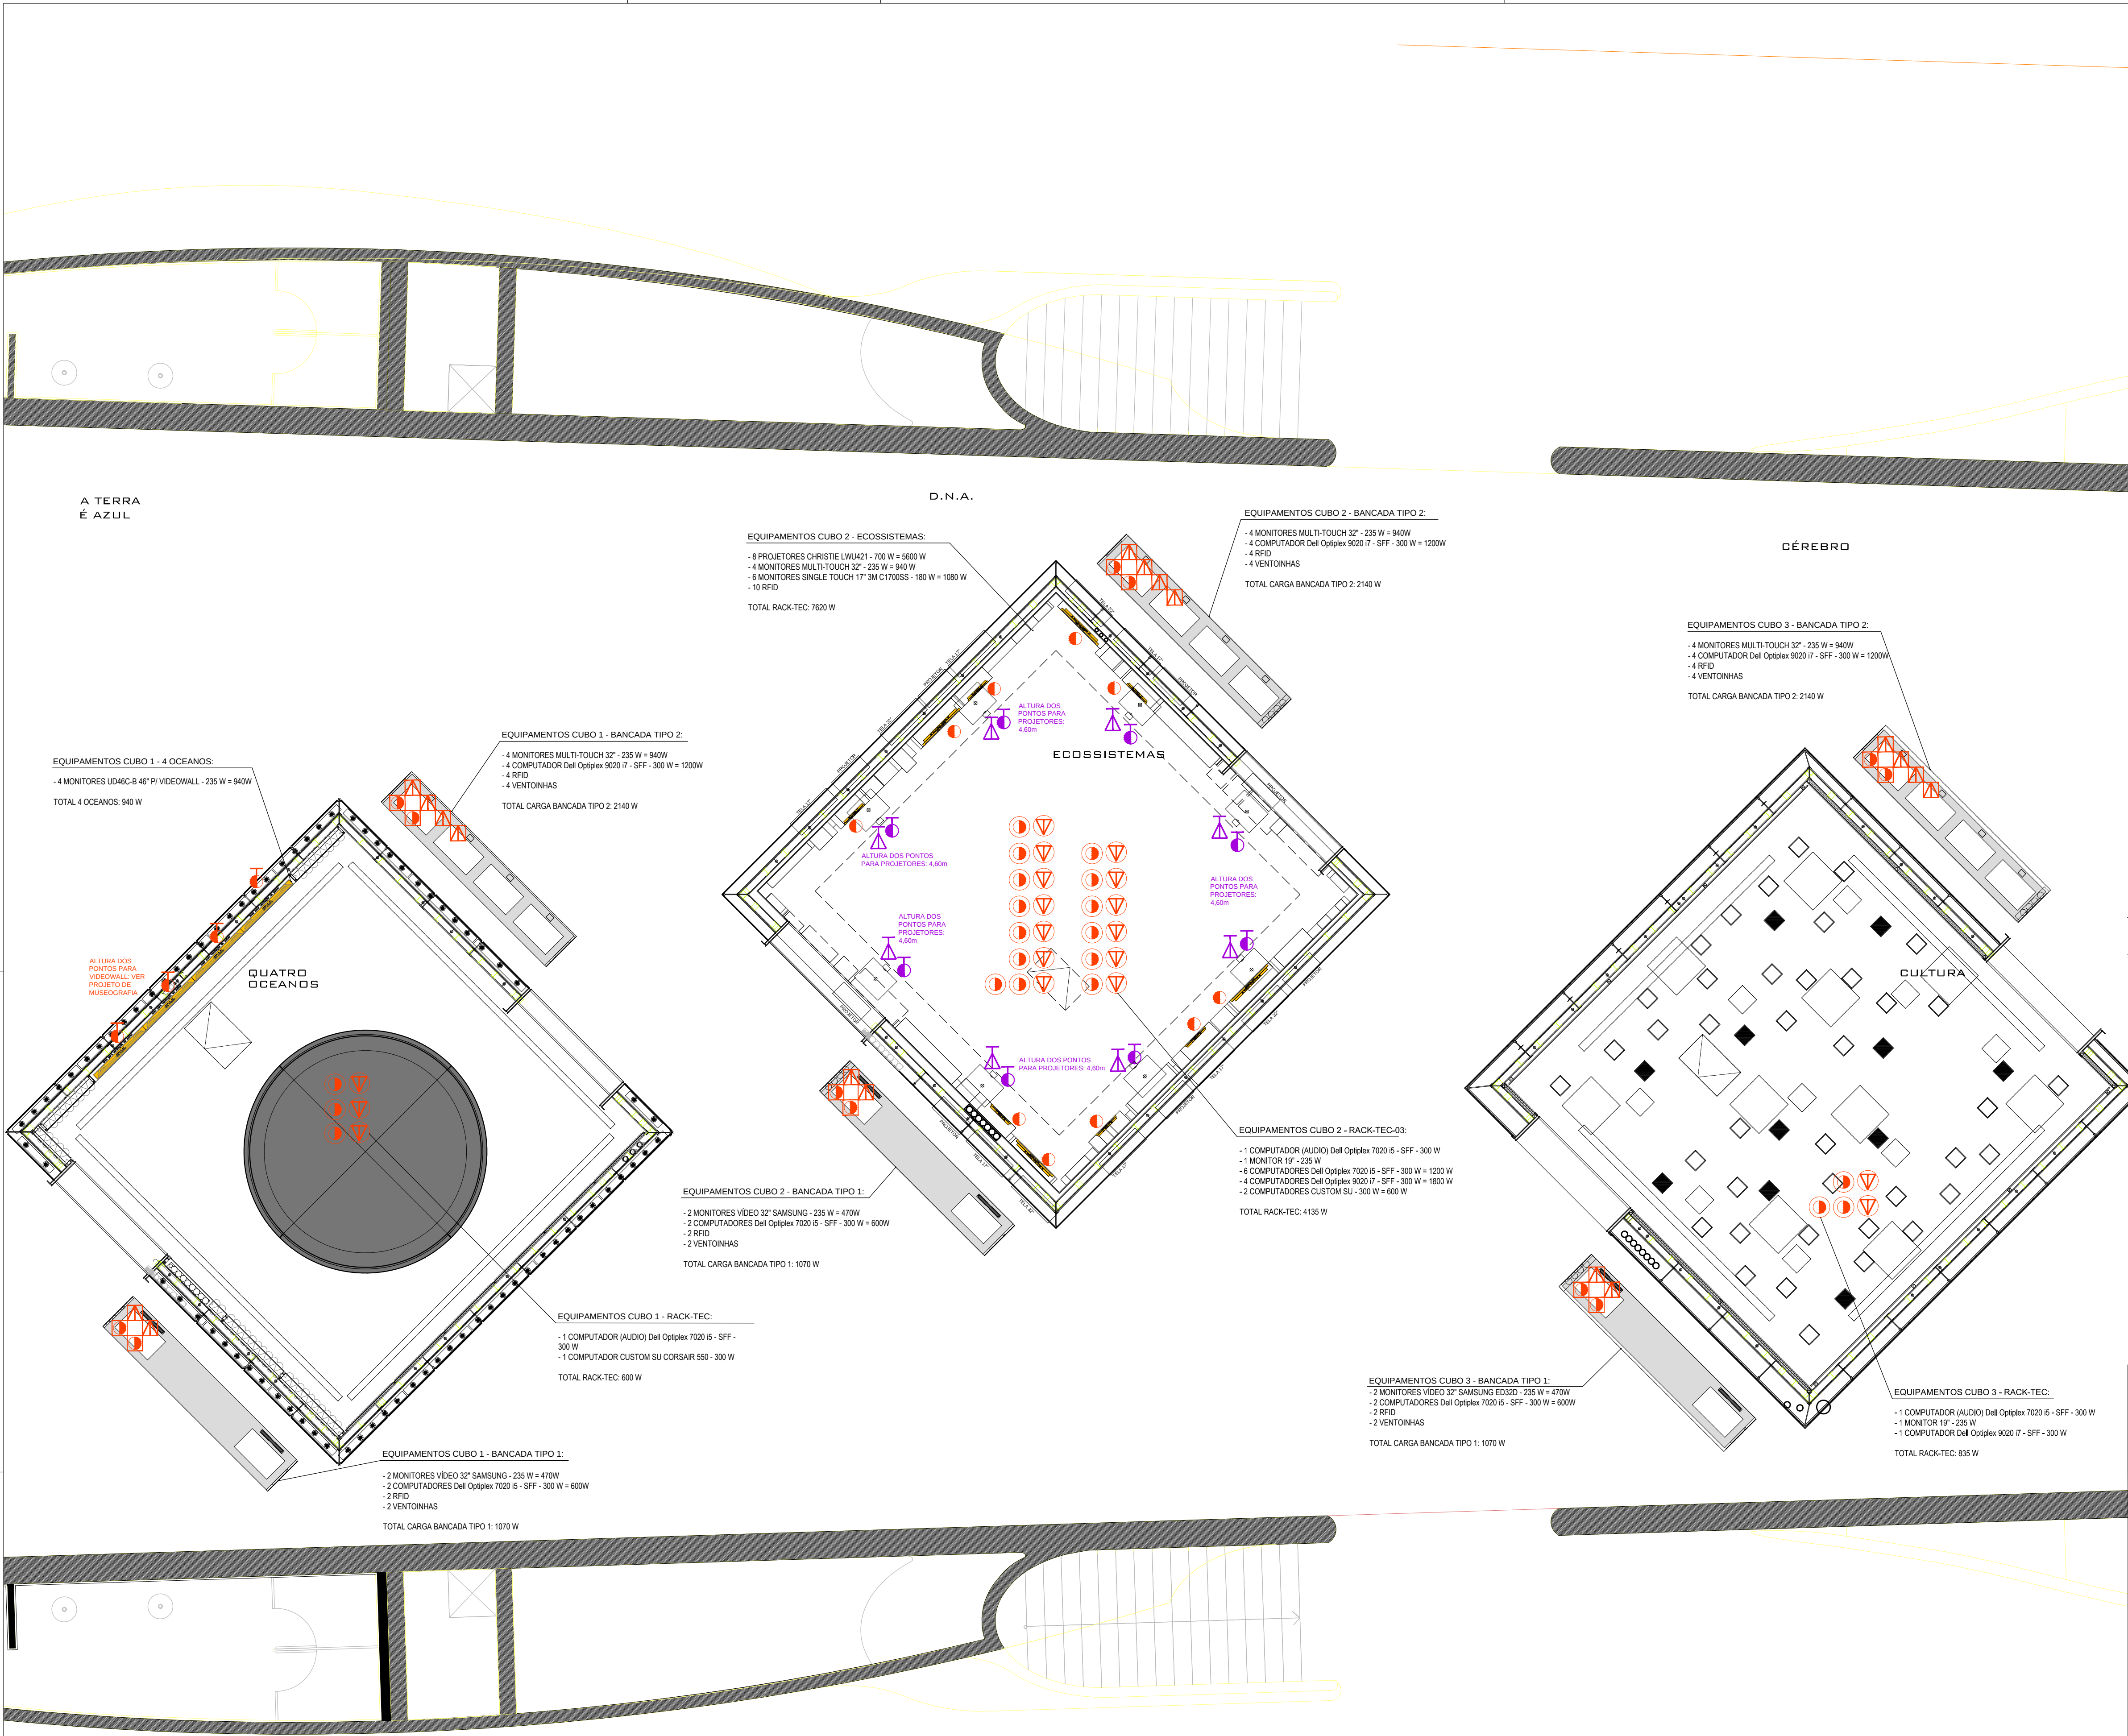

PLANTA BAIXA CONTEXTO - TECNOLOGIA  
ESCALA 1:50

| DOCUMENTOS DE REFERÊNCIA |           |         |
|--------------------------|-----------|---------|
| Nº                       | DESCRIÇÃO | ARQUIVO |
|                          |           |         |
|                          |           |         |
|                          |           |         |
|                          |           |         |
|                          |           |         |

LEGENDA

| LEGENDA<br>PONTOS DE ELÉTRICA E LÓGICA |                                                                                                                                                                                    |
|----------------------------------------|------------------------------------------------------------------------------------------------------------------------------------------------------------------------------------|
|                                        | TOMADA EMBUTIDA NA MUSEOGRAFIA, 10A/250V 2P+T, COR ESPECIFICADA PELA MUSEOGRAFIA, COM PLACA DE PVC 4x2" MONTADA EM CX. 4x2" DE PVC AMARELO ALTA RESISTÊNCIA                        |
|                                        | PONTO DE LÓGICA EMBUTIDO NA MUSEOGRAFIA, MONTADO EM CAIXA 4x2" DE PVC AMARELO ALTA RESISTÊNCIA, COM ESPELHO MONTADO EM CX. 4x2" DE PVC AMARELO ALTA RESISTÊNCIA                    |
|                                        | TOMADA DE 10A/250V 2P+T, COR ESPECIFICADA PELA MUSEOGRAFIA, MONTADA EM CAIXA DE ALUMÍNIO 4x4" COM TAMPA TIPO UNHA, EMBUTIDA NO CONTRAPISO                                          |
|                                        | PONTO DE LÓGICA NO PISO COM CONECTOR RJ-45 MONTADA EM CAIXA DE ALUMÍNIO 4x4" COM TAMPA TIPO UNHA, EMBUTIDA NO CONTRAPISO                                                           |
|                                        | TOMADA ALTA PARA PROJETORES, EMBUTIDA NA PAREDE, 10A/250V 2P+T, COR ESPECIFICADA PELA MUSEOGRAFIA, COM PLACA DE PVC 4x2" MONTADA EM CX. 4x2" DE PVC AMARELO ALTA RESISTÊNCIA       |
|                                        | PONTO DE LÓGICA ALTO PARA PROJETORES, EMBUTIDO NA PAREDE, MONTADO EM CAIXA 4x2" DE PVC AMARELO ALTA RESISTÊNCIA, COM ESPELHO 4x2" E SUPORTE PARA 1 TOMADA COM CONECTOR FÊMEA RJ-45 |
|                                        | TOMADA EMBUTIDA NA PAREDE, 10A/250V 2P+T, COR ESPECIFICADA PELA MUSEOGRAFIA, COM PLACA DE PVC 4x2" MONTADA EM CX. 4x2" DE PVC AMARELO ALTA RESISTÊNCIA                             |
|                                        | PONTO DE LÓGICA EMBUTIDO NA PAREDE, MONTADO EM CAIXA 4x2" DE PVC AMARELO ALTA RESISTÊNCIA, COM ESPELHO 4x2" E SUPORTE PARA 1 TOMADA COM CONECTOR FÊMEA RJ-45                       |
|                                        | TOMADA 10A/250V 2P+T, COR ESPECIFICADA PELA MUSEOGRAFIA, COM PLACA DE PVC 4x2" MONTADA EM CX. 4x2" DE PVC AMARELO ALTA RESISTÊNCIA, EMBUTIDA ACIMA DO FORRO                        |
|                                        | PONTO DE LÓGICA, MONTADO EM CAIXA 4x2" DE PVC AMARELO ALTA RESISTÊNCIA, COM ESPELHO 4x2" E SUPORTE PARA 1 TOMADA COM CONECTOR FÊMEA RJ-45, INSTALADO ACIMA DO FORRO                |

| CONSUMO ELÉTRICO DOS EQUIPAMENTOS DE TECNOLOGIA - CONTEXTO CUBO 1: |                                          |
|--------------------------------------------------------------------|------------------------------------------|
| BANCADA TIPO 1: 1070 W                                             | 2 PONTOS DE ENERGIA + 2 PONTOS DE LÓGICA |
| BANCADA TIPO 2: 2140 W                                             | 2 PONTOS DE ENERGIA + 4 PONTOS DE LÓGICA |
| RACK-TEC: 600 W                                                    | 3 PONTOS DE ENERGIA + 3 PONTOS DE LÓGICA |
| VIDEOWALL: 940 W                                                   | 4 PONTOS DE ENERGIA                      |
| TOTAL: 4750 W 11 PONTOS DE ENERGIA + 9 PONTOS DE LÓGICA            |                                          |


| CONSUMO ELÉTRICO DOS EQUIPAMENTOS DE TECNOLOGIA - CONTEXTO CUBO 2: |                                            |
|--------------------------------------------------------------------|--------------------------------------------|
| BANCADA TIPO 1: 1070 W                                             | 2 PONTOS DE ENERGIA + 2 PONTOS DE LÓGICA   |
| BANCADA TIPO 2: 2140 W                                             | 2 PONTOS DE ENERGIA + 4 PONTOS DE LÓGICA   |
| 8 PROJETORES: 5600 W                                               | 8 PONTOS DE ENERGIA + 8 PONTOS DE LÓGICA   |
| 4 MONITORES 32": 840 W                                             | 4 PONTOS DE ENERGIA                        |
| 6 MONITORES 17": 1080 W                                            | 6 PONTOS DE ENERGIA                        |
| RACK-TEC: 4135 W                                                   | 14 PONTOS DE ENERGIA + 13 PONTOS DE LÓGICA |
| TOTAL: 14965 W 36 PONTOS DE ENERGIA + 27 PONTOS DE LÓGICA          |                                            |

| CONSUMO ELÉTRICO DOS EQUIPAMENTOS DE TECNOLOGIA - CONTEXTO CUBO 3: |                                          |
|--------------------------------------------------------------------|------------------------------------------|
| BANCADA TIPO 1: 1070 W                                             | 2 PONTOS DE ENERGIA + 2 PONTOS DE LÓGICA |
| BANCADA TIPO 2: 2140 W                                             | 2 PONTOS DE ENERGIA + 4 PONTOS DE LÓGICA |
| RACK-TEC: 835 W                                                    | 3 PONTOS DE ENERGIA + 2 PONTOS DE LÓGICA |
| TOTAL: 4045 W 7 PONTOS DE ENERGIA + 8 PONTOS DE LÓGICA             |                                          |

NOTAS

01. LOCALIZAÇÃO DOS EQUIPAMENTOS DE ACORDO COM PROJETO DE MUSEOGRAFIA.
02. TODOS OS MONITORES SINGLE TOUCH 3M 17" (OPEN FRAME) DEVEM SER INSTALADOS ROTACIONADOS 180 GRAUS.
03. AO INSTALAR O MONITOR, RETIRAR O CHASIS DOS MONITORES OPEN FRAME 3M 32" C3266PW. UTILIZAR BORRACHA DE PROTEÇÃO DO MONITOR (FABRICANTE VITOPLAST - BORRACHA VITOPAC 2mm).

|       |            |                                                     |         |             |
|-------|------------|-----------------------------------------------------|---------|-------------|
| 10    | 03         |                                                     | NOME    | NOME        |
| 09    | 03         |                                                     | NOME    | NOME        |
| 08    | 03         |                                                     | NOME    | NOME        |
| 07    | 03         |                                                     | NOME    | NOME        |
| 06    | 03         |                                                     | NOME    | NOME        |
| 05    | 02         |                                                     | NOME    | NOME        |
| 04    | 01         |                                                     | NOME    | NOME        |
| 03    |            |                                                     | NOME    | NOME        |
| 02    |            |                                                     | NOME    | NOME        |
| 01    | 31/03/2015 | ALTERAÇÃO DE POSICIONAMENTO DO VIDEOWALL E BANCADAS | GC      | TL          |
| 00    | 04/12/14   | EMIÇÃO INICIAL                                      | GC      | TL          |
| Rev.: | Data       | Descrição                                           | Desenho | Verificação |

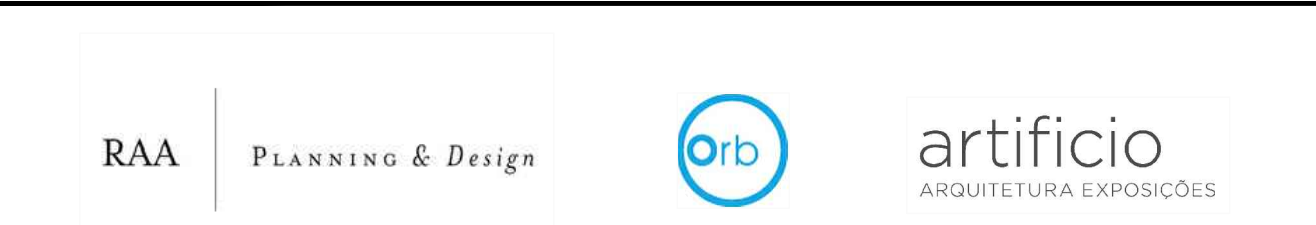

|                                                                                                                                  |                  |                                                                                                                                                                                                                                  |                     |
|----------------------------------------------------------------------------------------------------------------------------------|------------------|----------------------------------------------------------------------------------------------------------------------------------------------------------------------------------------------------------------------------------|---------------------|
| Projetista:<br><b>SUPERUBER</b><br>www.superuber.com<br>+55 21 3261 7022   3261 7020<br>R. Silveira Montenegro, 78 - Gamboa - RJ |                  | Projeto: <b>MUSEU DO AMANHÃ</b>                                                                                                                                                                                                  |                     |
| Referência projetista:<br>SUPERUBER PRODUÇÕES ARTÍSTICAS LTDA.                                                                   |                  | Disciplina:                                                                                                                                                                                                                      | Prancha: <b>004</b> |
| Coordenação Geral:<br>RUSS RIVE                                                                                                  |                  | Revisão: <b>R01</b>                                                                                                                                                                                                              |                     |
| Coordenação:                                                                                                                     | Desenho:         | Disciplina: <b>ESPEC. DE EQUIPAM. E MULTIMÍDIA</b>                                                                                                                                                                               |                     |
| TOMMY LINDESTROM                                                                                                                 | GABRIELA CASTRO  |                                                                                                                                                                                                                                  |                     |
| Escala: 1/50                                                                                                                     | Data: 31-03-2015 | Status: <input type="checkbox"/> Para revisão <input type="checkbox"/> Revisado com comentários <input type="checkbox"/> Liberado para prosseguimento <input type="checkbox"/> Cópia aprovada <input type="checkbox"/> Para obra |                     |
| Nome do arquivo digital:                                                                                                         |                  | Nome do arquivo digital:                                                                                                                                                                                                         |                     |
| Título:                                                                                                                          |                  | Título:                                                                                                                                                                                                                          |                     |

PLANTA BAIXA CONTEXTO - TEC